

MAPA DO CELÓW PROJEKTOWYCH
Skala 1:500

Miasto Puławy

działki nr 1-3087/36

Jewidencyjna: 061401_1 Puławy

obręb: 061401_1.0001 Miasto Puławy

Nie wyklucza się istnienia w terenie innych
nie wykazanych na niniejszej mapie urządzeń
podziemnych, które nie były zgłoszone do
inwentaryzacji.

Układ współrzędnych: 2000/7
Układ wysokości: Kransztadt'60

Niniejszą mapę wykonano na podstawie aktualizowanej
w oznaczonym obszarze objętym zamówieniem mapy zasadniczej
w skali 1:500
sekcje: 7.155.29.13.2.2, 08.4.4

Data opracowania mapy: 18.01.2018r.

Rob. nr 5/2018, KERG: GN.OD.6640.3.99.2018


wyk. geodeta Łukasz Mucha upr. nr 20836

GEODETA Łukasz Mucha
Usługi Geodezyjno-Kartograficzne
Piłsudskiego 28/107, 24-100 Puławy
NIP 812-177-21-83 Regon 061365300
Tel. 604 716 880

UWAGA

W granicach projektowanej inwestycji nie
ustalono obciążeń służebnościami gruntowymi.

Poświadczam, że niniejszy dokument został opracowany w wyniku prac geodezyjnych i kartograficznych, których rezultaty zawiera operat techniczny wpisany do ewidencji materiałów państwowego zasobu geodezyjnego i kartograficznego.	
Organ prowadzący państwowy zasób geodezyjny i kartograficzny	Starosta Puławski
Identyfikator ewidencyjny materiału zasobu - operatu technicznego	P.0614.2018.262
Data wpisania operatu technicznego do ewidencji materiałów zasobu	13.02.18
Imię, nazwisko i podpis osoby reprezentującej organ	Z up. Starosty Danuta Struska INSPEKTOR

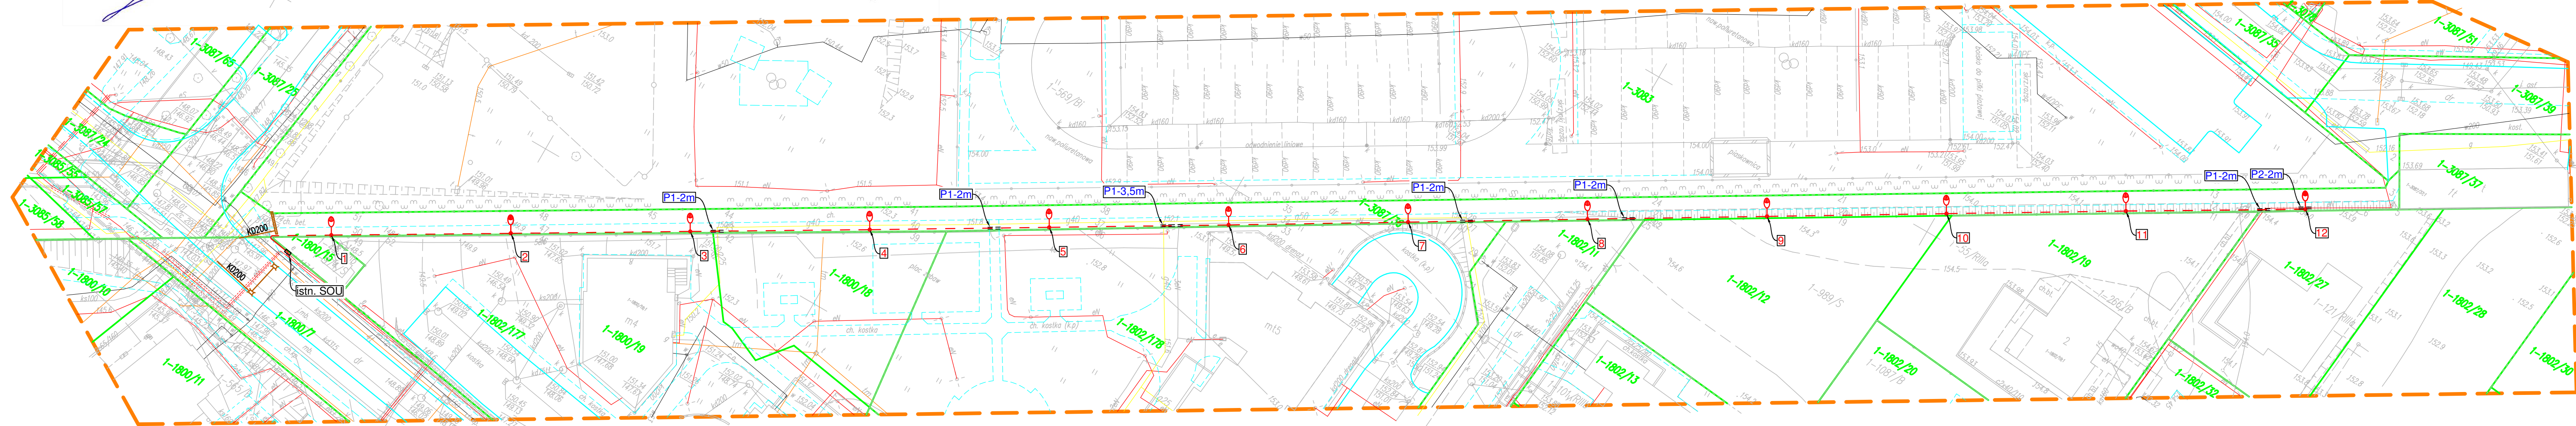

Dokumentacja projektowa była przedmiotem
nagrody koordynacyjnej
GN.ZUD.6630. 1. 4.0.2018
przeprowadzonej w Starostwie Powiatowym
w Puławach w dniu 28.03.2018

Z up. STAROSTY
Zbigniew Brzeziński
Przewodniczący Zespołu
ds. Koordynacji Usytuowania
Projektowanych Sieci Uzbrojenia Terenu

Za zgodność z oryginałem
mapy do celów projektowych

Inwestor: Zarząd Dróg Miejskich w Puławach ul. Skowieszyńska 51 24-100 Puławy		
Stadium: Projekt bud.-wykonawczy	Branża: ELEKTRYCZNA	
Temat: Przebudowa traktu pieszego na ciąg pieszo-rowerowy (29KDPR) pomiędzy Szkołą Podstawową nr 11 a osiedlem "Atrium" w Puławach		
Nazwa rys.: PLAN REALIZACYJNY		
Projektant:	mgr inż. Tomasz Kopeć upr. budowlane do projektowania bez ograniczeń w spec. instalacyjnej nr LUB/0132/PWO/10	
Sprawdzający:	inż. Krzysztof Kępcowski upr. budowlane do projektowania bez ograniczeń w spec. instalacyjnej nr LUB/0146/POO/10	
Data: Marzec 2018	Skala: 1 : 500	Nr rys.: EI