


MAPA DO CELÓW PROJEKTOWYCH
SKALA 1:500

układ 2000, wysokości "PL-EVRF2007-NH"

woj. Lubelskie
pow. puławski
miasto 061401 1 Puławy
KERG GN-00.6640.3.263.2026

obr. 061401 1.0001 – Miasto Puławy
dz. ew. 1532/58 i inne
sekcje mapy: 7.155.29.13.12, 7.155.29.13.14
(mapa numeryczna)

Oświadczam, że niniejszy dokument został opracowany w wyniku prac geodezyjnych i kartograficznych, których rezultaty zawiera operę techniczną pozytywnie zweryfikowaną. Jednocześnie informuję, że jestem świadomy odpowiedzialności karnej za złożenie fałszywego oświadczenia.	GN-00.6640.3.263.2026
Identyfikator zgłoszenia prac geodezyjnych	
Organ służby geodezyjnej, który otrzymał zgłoszenie	Starosta Puławski
Wykonawca prac geodezyjnych	„LIMES” Usługi Geodezyjno-Kartograficzne Szymon Popławski
Numer oraz data sporządzenia dokumentu zawierającego wyniki pozytywnej weryfikacji	GN-00.6640.3.263.2026 2 03.04.2026
Imię i nazwisko oraz numer uprawnień kierownika prac	GEODETA UPRAWNIONY mgr inż. Szymon Popławski Upr. Nr 19480 Tel. 501620799
Identyfikator ewidencyjny materiału zasobu – operatu technicznego	P.0614.1016.024

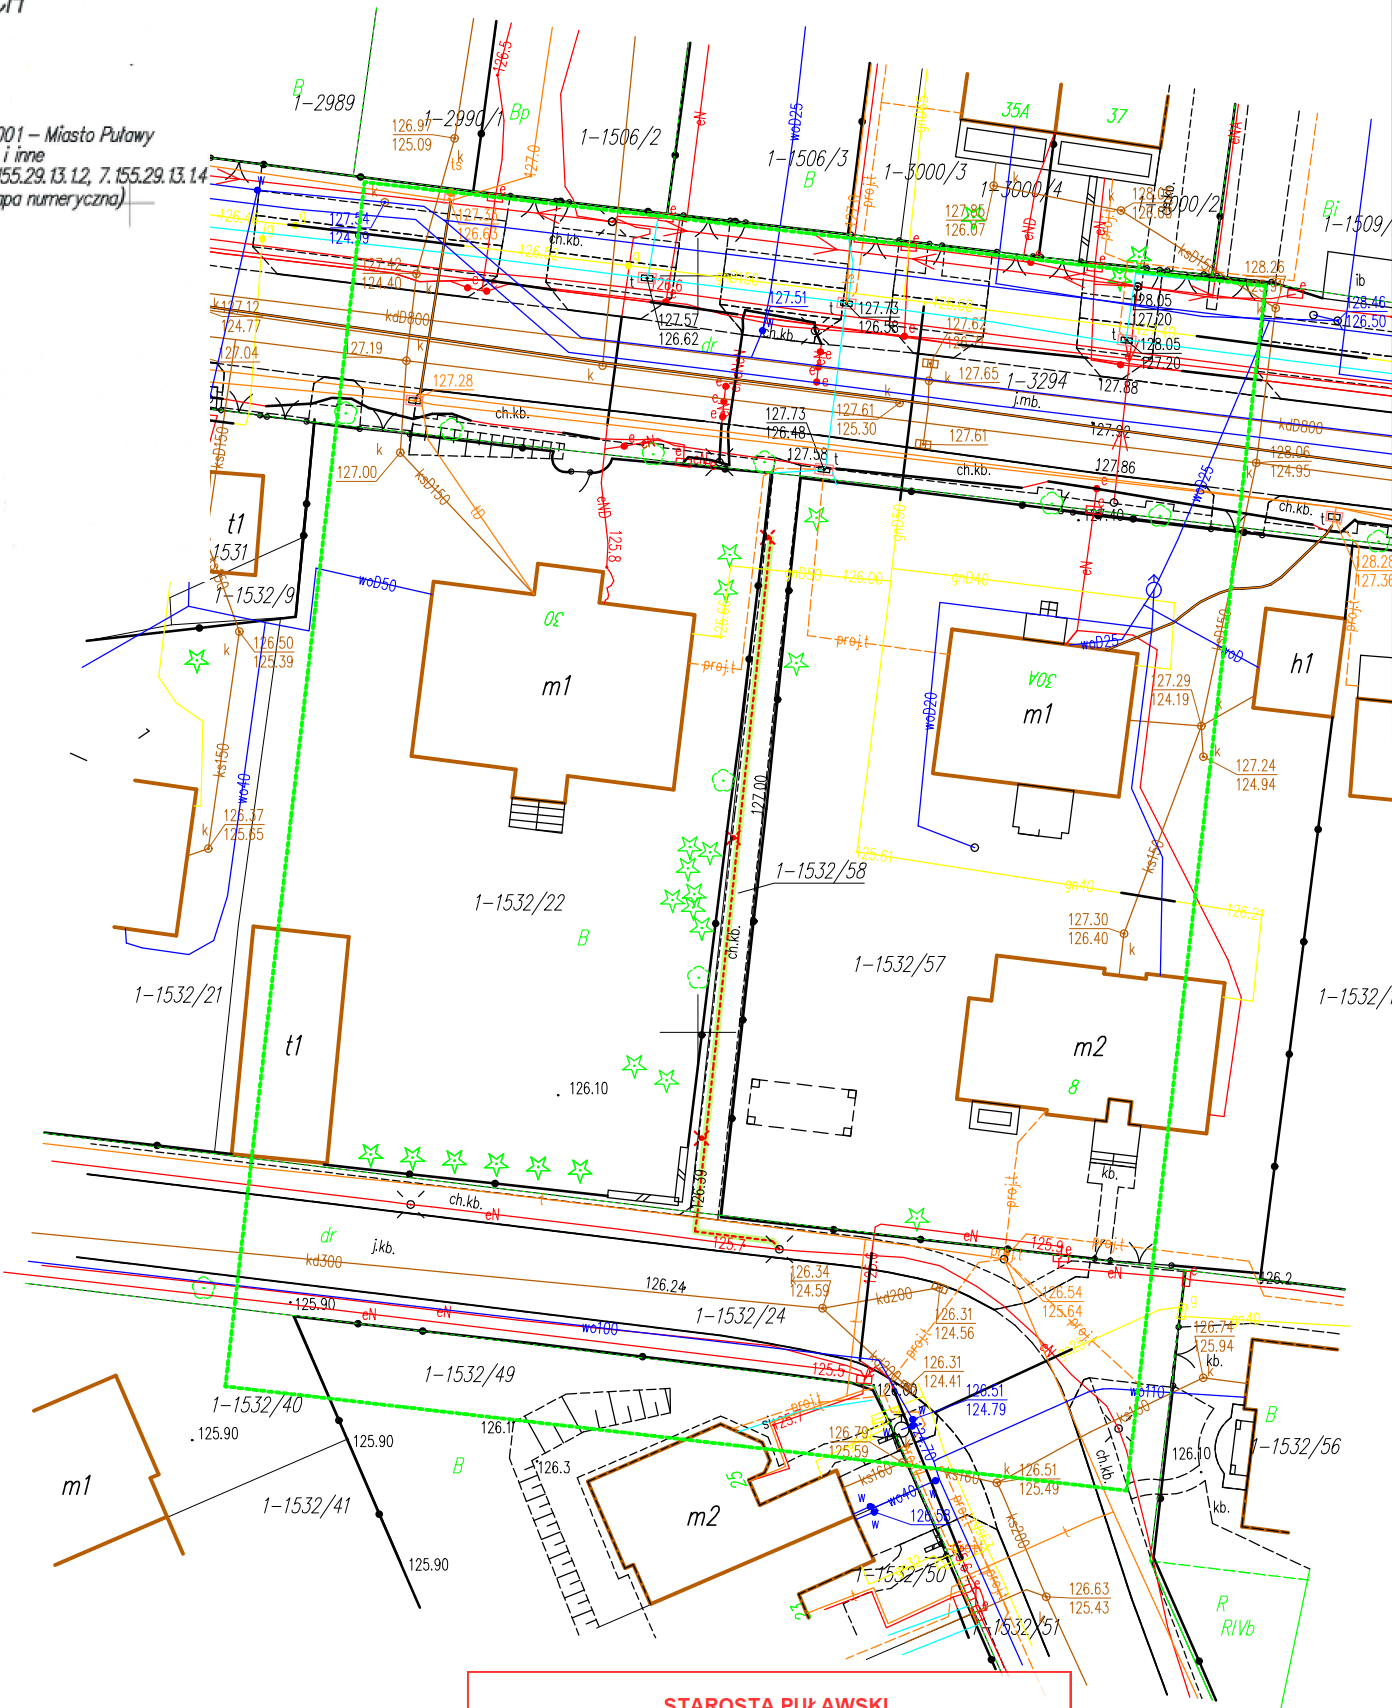

Mapa zaktualizowana w zakresie oznaczonym: -----

Niniejszą mapę wykonano na podstawie zaktualizowanej w obszarze objętym zamówieniem numerycznej mapy zasadniczej w skali 1:500, w/g stanu na dzień 27.02.2026.

Mapa nie zawiera informacji o służebnościach gruntowych.

Mapę sporządził Szymon Popławski, dnia: 16.03.2026

Kierownik prac geodezyjnych:

GEODETA UPRAWNIONY
mgr inż. Szymon Popławski
Upr. Nr 19480
Tel. 501620799

Stwierdzam zgodność z oryginałem
mapy do celów projektowych
GN-OD.6640.3.263.2026_1

7567700.00
5697700.00

STAROSTA PUŁAWSKI
Dokumentacja projektowa była przedmiotem narady koordynacyjnej GN-OK.6630.1.63.2026 przeprowadzonej za pomocą środków komunikacji elektronicznej zakończonej w dniu: 2026-05-13
Uwagi i zalecenia zostały zawarte w protokole z narady koordynacyjnej
Przewodniczący narady: Zbigniew Brzeziński

LEGENDA:

- istniejąca sieć teletechniczna doziemna
- istniejąca sieć teletechniczna napowietrzna
- istniejąca sieć energetyczna doziemna
- istniejąca sieć energetyczna napowietrzna
- istniejąca sieć oświetleniowa
- istniejąca sieć wodociągowa
- istniejąca sieć kanalizacyjna
- istn. granice i numery działek
- istn. elementy na podkładzie mapowym

- proj. kabel nN
- proj. latarnia oświetleniowa h=4 m
- proj. kabel nN w rurze osłonowej DVR

Inwestor:		Wykonawca:	
Zarząd Dróg Miejskich w Puławach ul. Skowieszyńska 51; 24-100 Puławy		 Volte Jarosław Fijoł Wojszyn 109A 24-123 Janowiec	
Temat zadania			
"Budowa oświetlenia ciągu pieszego ul. Skowieszyńska - Kopecia"			
Temat rysunku			
Projekt Zagospodarowania Terenu			
Data	Skala	Wersja rysunku	Nr rysunku
23.04.2026	1: 500	1	1.1
Autorzy: Branża:	Imię i nazwisko	Podpis	Nr uprawnień
Projektant:	mgr inż. Jarosław Fijoł		LUB/0007/PWBE/19
Sprawdzający:	mgr inż. Damian Padarz		LUB/0215/PWBE/24